


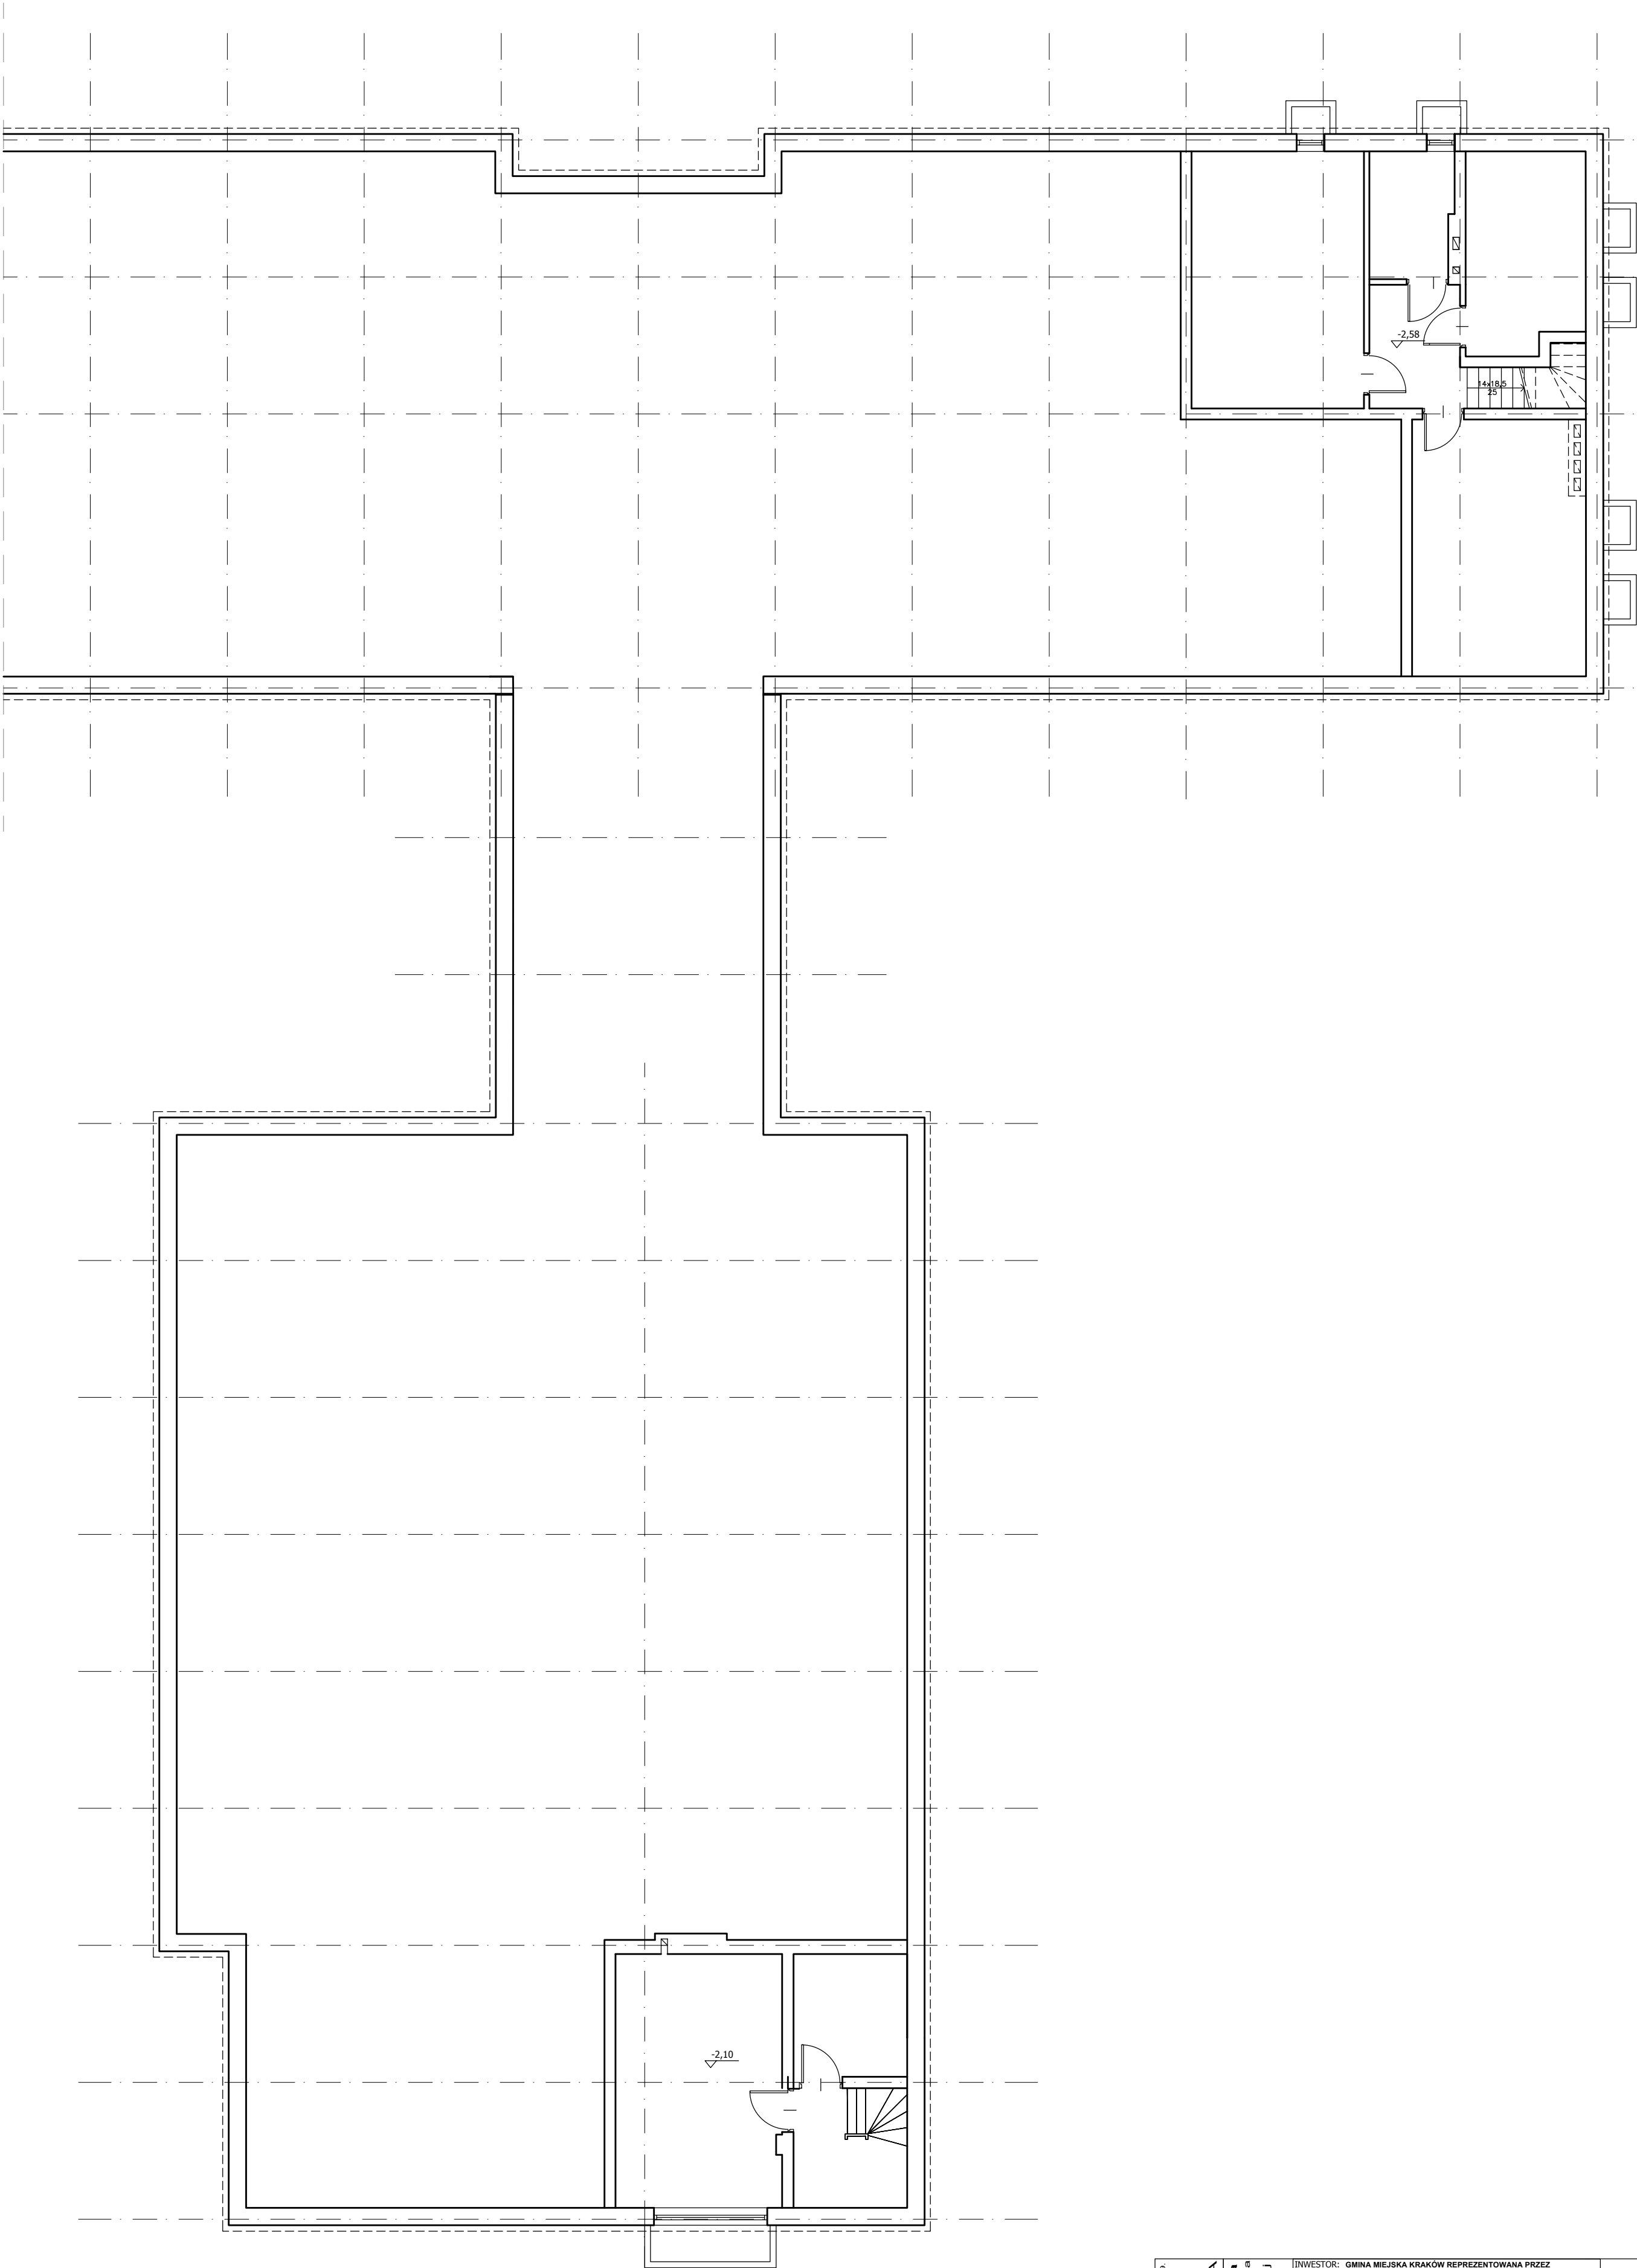

PRACOWNIA architektoniczna 31-043 Kraków, Plac Dominikański 1/5a mgr inż. arch. Joanna Kołodziej mgr inż. arch. Marcin Kołodziej		INWESTOR: GMINA MIEJSKA KRAKÓW REPREZENTOWANA PRZEZ DYREKTORA ZESPÓŁU SZKÓŁ OGÓLNOKSZTAŁCĄCYCH NR 9 W KRAKOWIE, UL. SENIORÓW LOTNICTWA 5, 31-455 KRAKÓW.	NR RYSUNKU: I - 2
		OBIEKT: ZESPÓŁ SZKÓŁ OGÓLNOKSZTAŁCĄCYCH NR 9 W KRAKOWIE, UL. SENIORÓW LOTNICTWA 5, 31-455 KRAKÓW, DZ. NR 96, OBR. 0004, ŚRÓDMIEŚCIE	
		TYTUŁ RYSUNKU: INWENTARYZACJA - RZUT PIWNIC	
		PROJEKTANT: dr inż. arch. Joanna Kołodziej UPB 306/2000	SPRAWDZAJĄCY: mgr inż. arch. Marcin Kołodziej UPB SW -6/2003
PROJEKT TERMOMODERNIZACJI BUDYNKU SZKOŁY, SALI GIMNASTYCZNEJ WRAZ Z ZAPLECZEM ORAZ ŁĄCZNIKA		SKALA: 1:100	DATA: 05.2019

TEL./FAX: (0 - 12) 423 - 15 - 29, 0 - 602 - 7 48 - 849.